

# PT190493-办公室设计说明

## 建筑概况:

集装箱尺寸为6000x2438mm，高度为2760mm，室内净高2500mm。使用50mmPIR夹芯板做墙面维护，60mmPIR发泡箱顶维护，箱底铺设18mm水泥纤维板+PVC地板。


## 应用环境与荷载:

风荷载: 210km/h                      雪荷载 1.00kN/m<sup>2</sup>                      箱底活载 2.50kN/m<sup>2</sup>

## 材料参数:

- 箱顶板: 60mmPIR发泡箱顶, PIR密度42kg/m<sup>3</sup>, 彩钢板上面板厚度0.50mm, 下面板厚度0.50mm, 上下面板颜色RAL9001, 镀铝锌AZ50g/m<sup>2</sup>+PE烤漆15/5um。
- 外墙面板: 50mmPIR夹芯板墙面, PIR密度42kg/m<sup>3</sup>, 彩钢板面板厚度0.50mm, 双面板颜色RAL9001, 彩钢板表面镀铝锌AZ50g/m<sup>2</sup>+PE烤漆15/5um, 墙板双面覆膜。
- 地面参数: 2.0mmPVC地板+18mm水泥纤维板。PVC地板颜色为RAL9001。
- 门: 1030\*2150mm钢制门(内部填充岩棉), 颜色RAL9001。
- 窗: 800\*1100mm铝合金中空玻璃窗(非断桥), 带纱窗, 玻璃厚度5+6+5mm, 颜色RAL9001。

电	力
暖	通
给	水
排	水
风	机
空	调
会	话
密	封

Copyright 2016.			
本图版权归浙江普天集成房屋有限公司所有, 基本工图版权归浙江普天集成房屋有限公司所有。 THE OWNERSHIP OF THE COPYRIGHT IN THIS DRAWING REMAINS BY ZHEJIANG PUTIAN INTEGRATED HOUSING CO., LTD. WRITTEN CONSENT MUST BE OBTAINED BEFORE ANY USE OR REPRODUCTION OF THE DRAWING.			
Rev.	Description	Date	Who used
			
Zhejiang Putian integrated housing Co., Ltd. Hangzhou Zhongou Architecture Design (Institute) Co., Ltd.			
证书等级			
证书编号			
合作设计单位			
工序	签名	日期	
审定	Authorized By		
审核	Verified By		
项目负责人	Process		
校对人	Checked By		
设计	sy	06/29/19	
制图	sy	06/29/19	
执业印章	Engineer Signature		
出图印章	Engineer Signature		
项目名称	办公室		
题名	设计说明		
工程编号	PT190493	专业	JZ
比例		图号	J0-0
未盖技术出图章 本图纸无效			

电力	暖通	给排水
照明	结构	电气
动力	密封	

Copyright 2016.  
 本图版权归浙江中天集成房屋有限公司所有，基本工图中对本图的任何修改均须经本图设计人同意。  
 THE OWNERSHIP OF THE COPYRIGHT IN THIS DRAWING REMAINS BY ZHEJIANG PUTIAN INTEGRATED HOUSING CO., LTD. WRITTEN CONSENT MUST BE OBTAINED BEFORE ANY USE OR REPRODUCTION OF THE DRAWING.

证书等级	证书编号



Zhejiang Putian integrated housing Co., Ltd.  
 Hangzhou Zhonggu Architecture Design (Institute) Co., Ltd.

证书等级	证书编号

合作设计单位  
 Cooperative Designer

工序	签名	日期
Process	Signature	Date
审定		
Authorized By		
审核		
Verified By		
项目负责人		
Process		
校对		
Checked By		
设计	sy	06/29/19
Designed By		
制图	sy	06/29/19
Drawn By		

执业印章  
 Engineer Signature


出图印章  
 Engineer Signature

项目名称  
 Project Name  
 办公室


题名  
 Title  
 3D

工程编号	PT190493	专业	JZ
比例		图号	J0-1

未盖技术出图章 本图纸无效  
 This drawing is valid only after being stamped and signed.

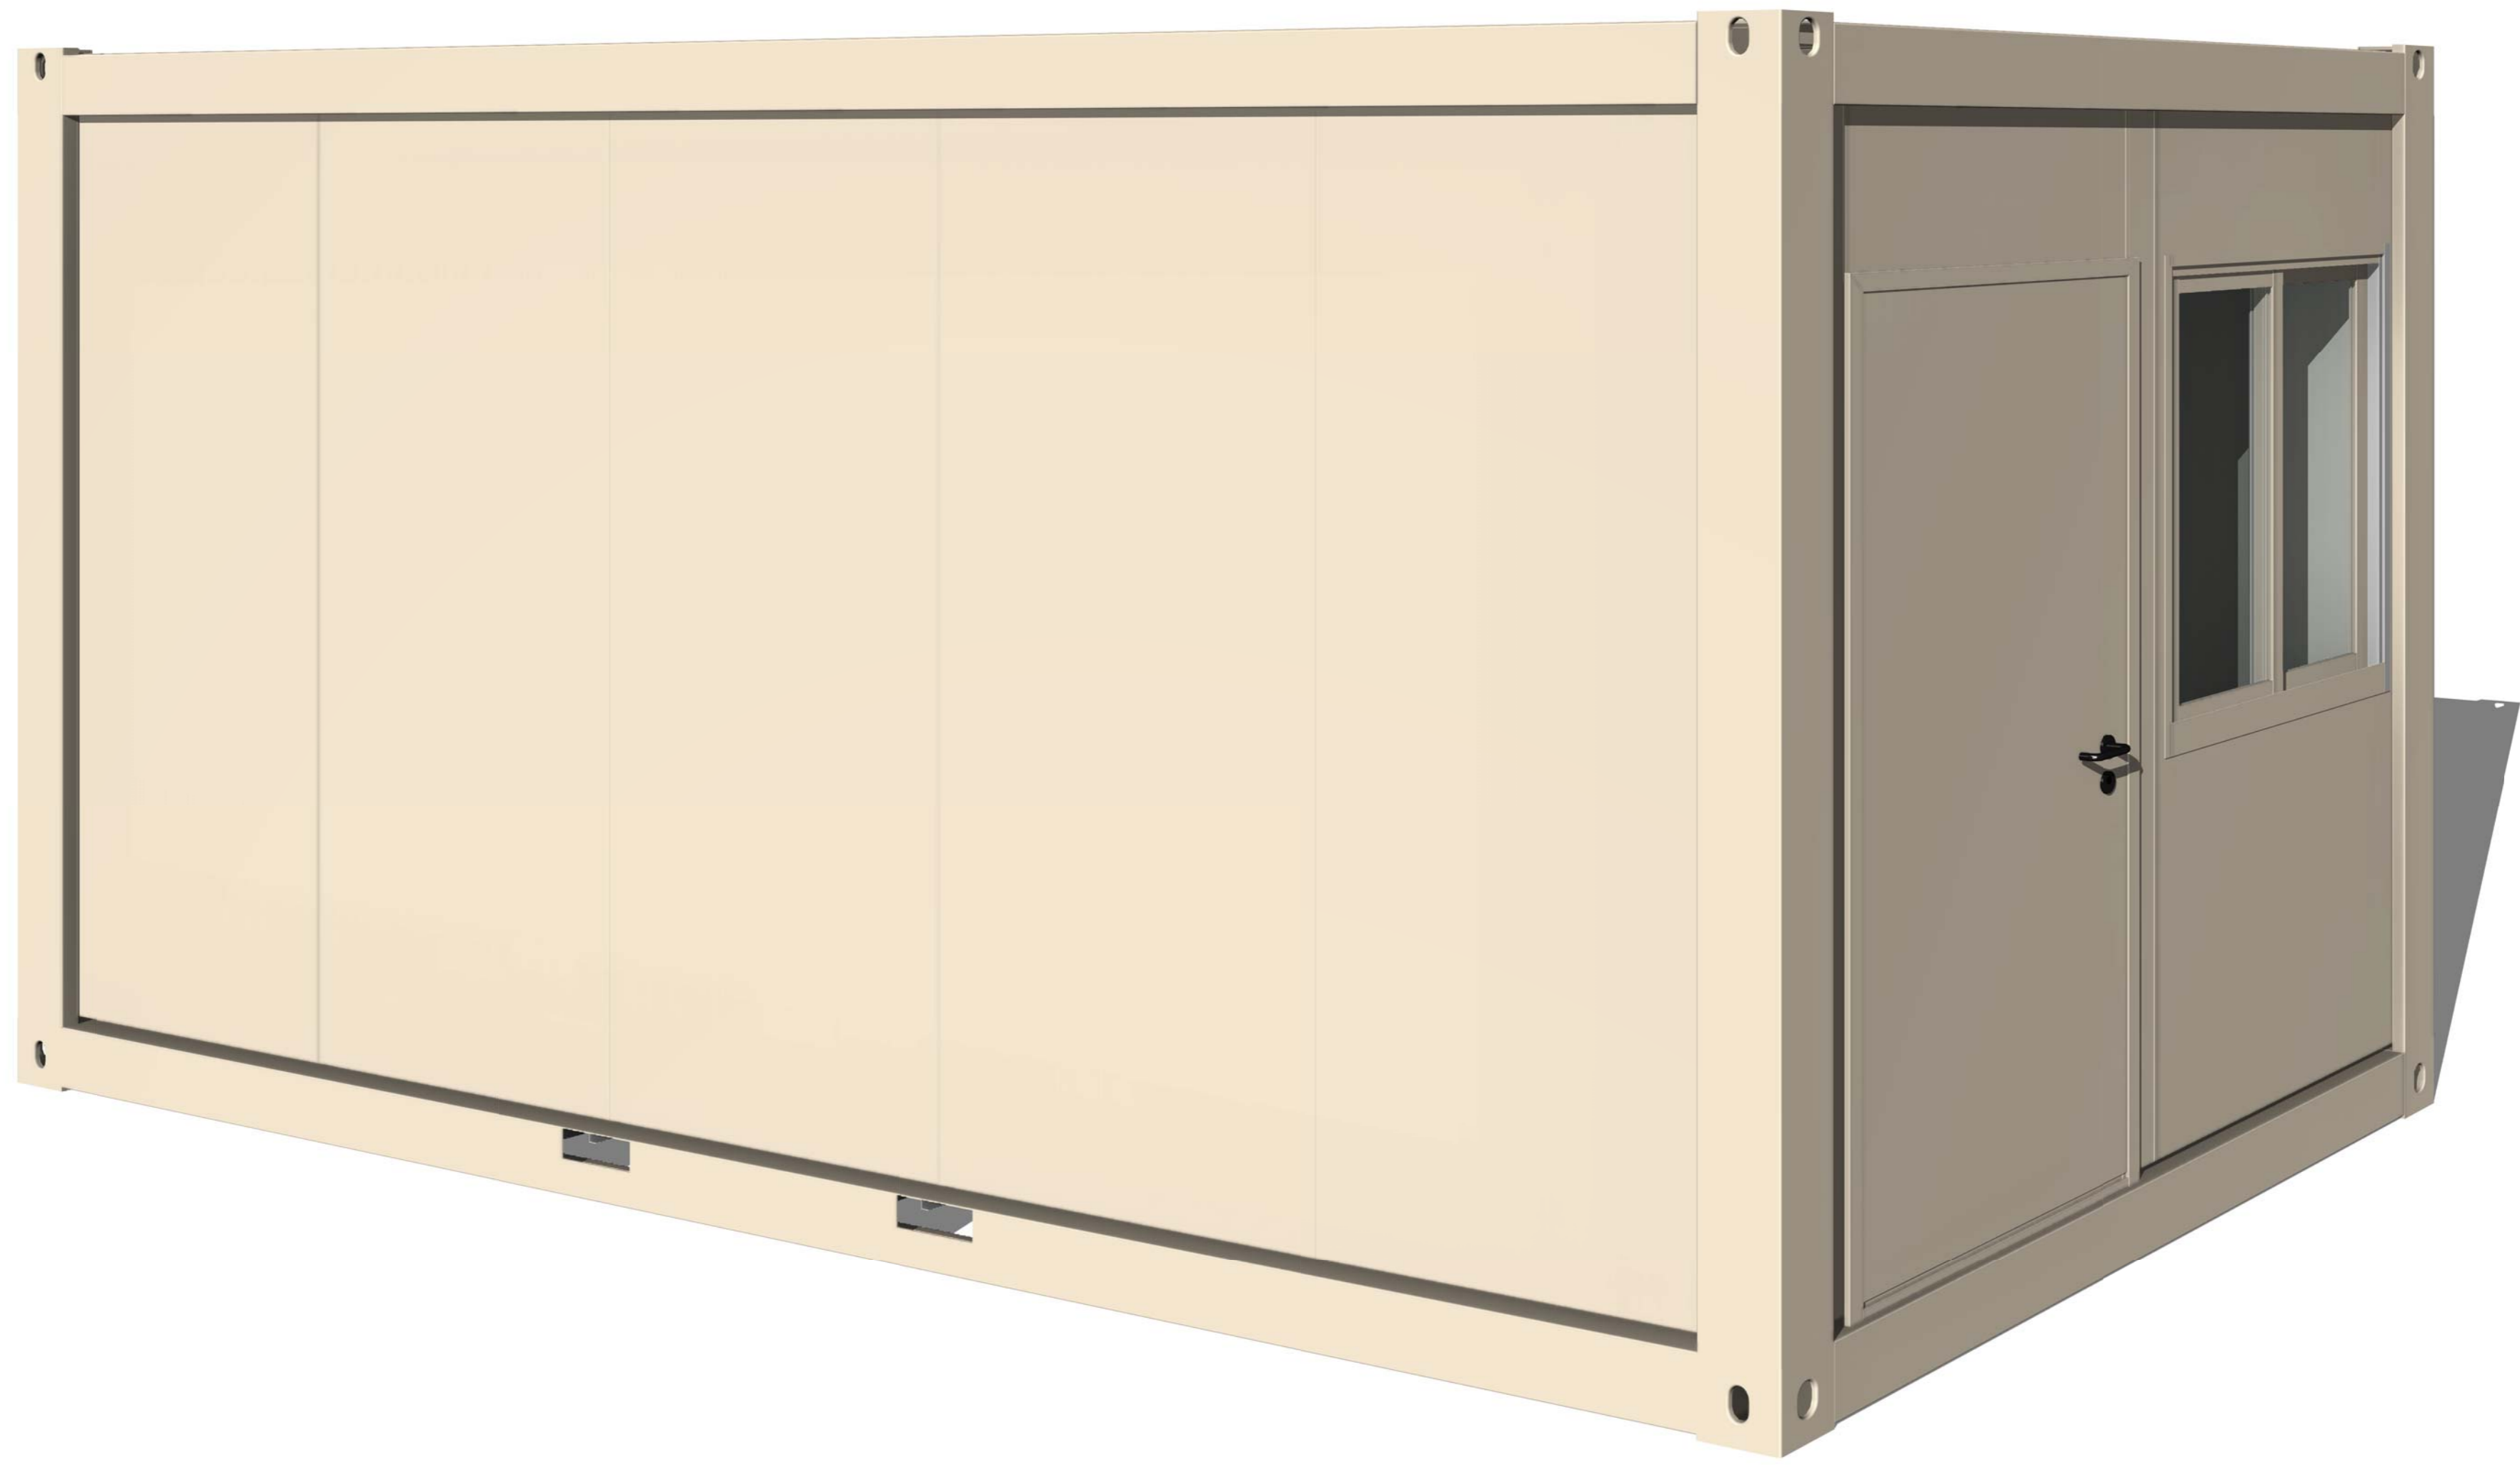

电	力
暖	通
水	排
风	机
密	封

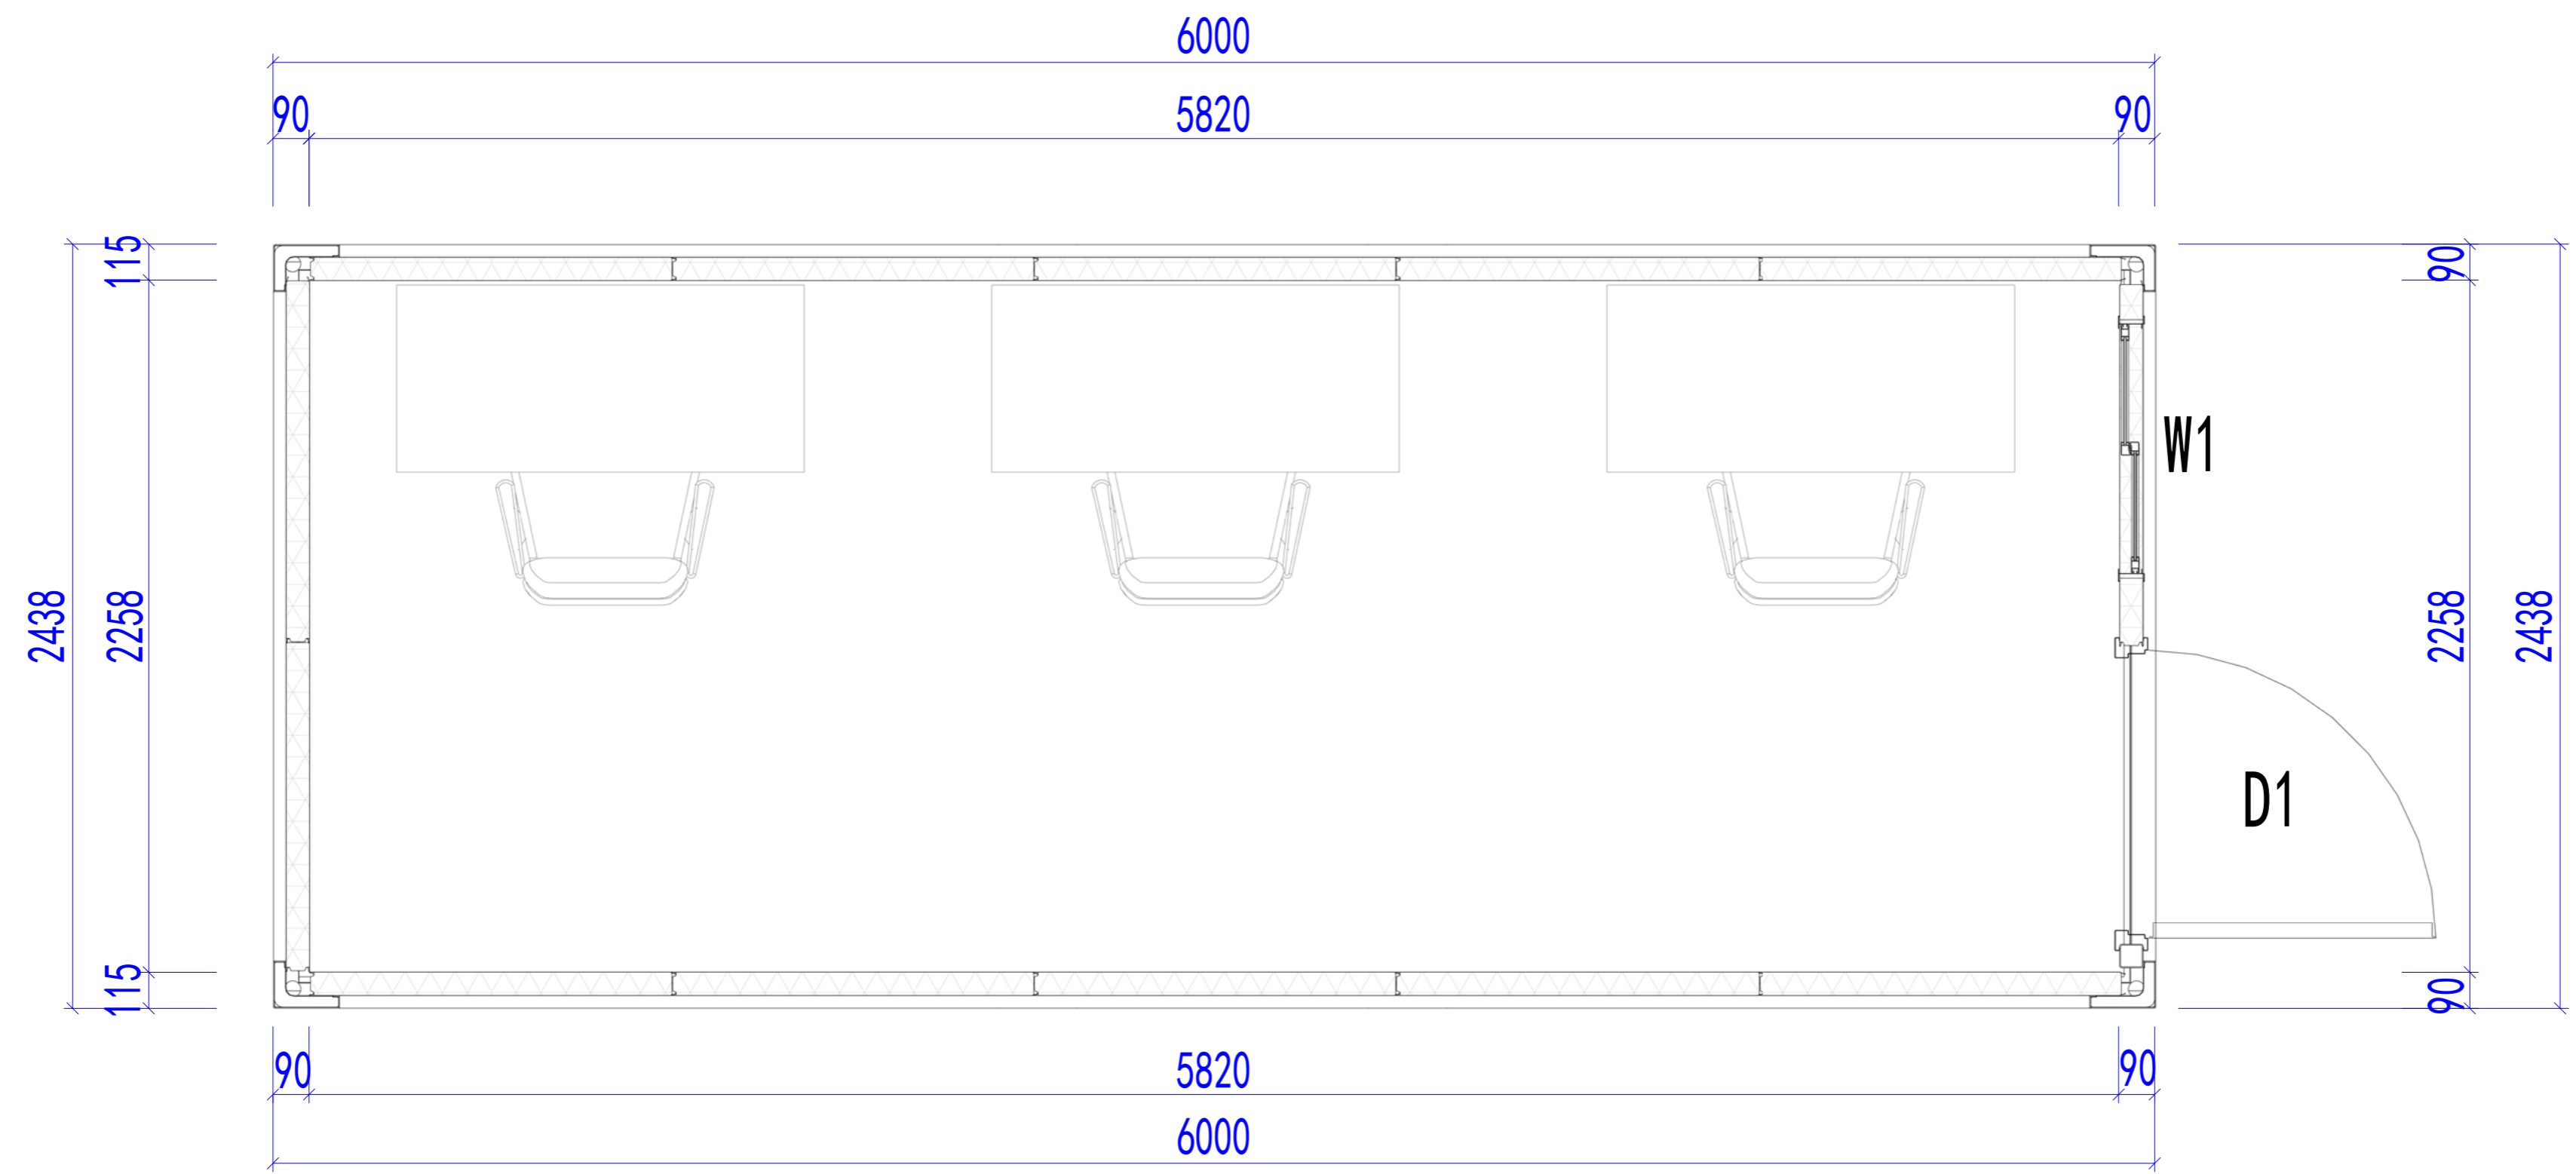

平面布置图

Copyright 2016.  
 本图版权归浙江普天集成房屋有限公司所有，基本工图中本图的技术内容均受法律保护。  
 THE OWNERSHIP OF THE COPYRIGHT IN THIS DRAWING REMAINS BY ZHEJIANG PUTIAN INTEGRATED HOUSING CO., LTD. WRITTEN CONSENT MUST BE OBTAINED BEFORE ANY USE OR REPRODUCTION OF THE DRAWING.

Rev.	Description	Date	Who send

**PTH**  
 Zhejiang Putian integrated housing Co., Ltd.  
 Hangzhou Zhonggu Architecture Design (Institute) Co., Ltd.

证书等级  
 证书编号  
 合作设计单位

工序	签名	日期
审定		
审核		
项目负责人		
校对		
设计	sy	06/29/19
制图	sy	06/29/19

执业印章  
 出图印章


项目名称  
 办公室

题名  
 平面布置图


工程编号	PT190493	专业	JZ
比例	1:50	图号	J0-3

未盖技术出图章 本图纸无效


电力	暖通	动力
结构	给排水	
暖通	给排水	
结构	给排水	
暖通	给排水	

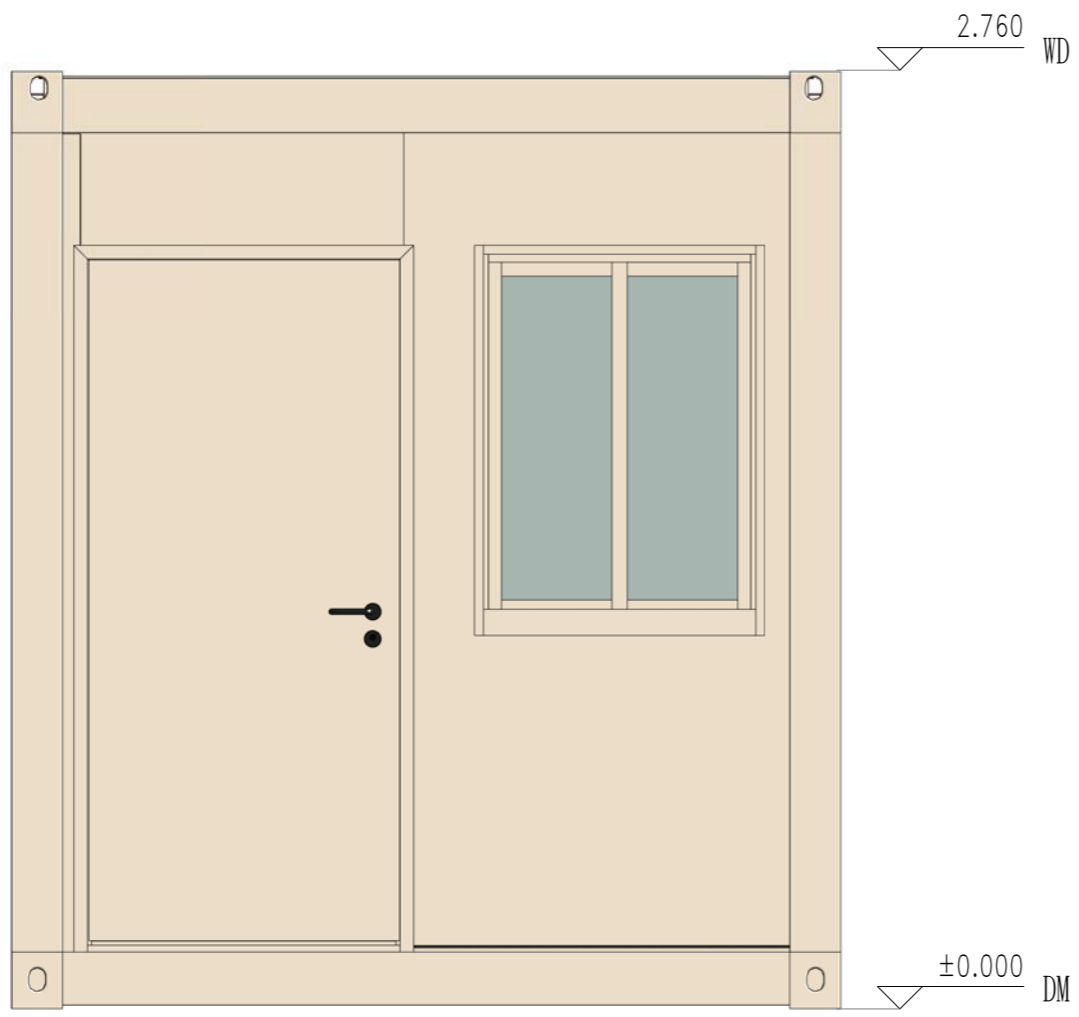


东立面

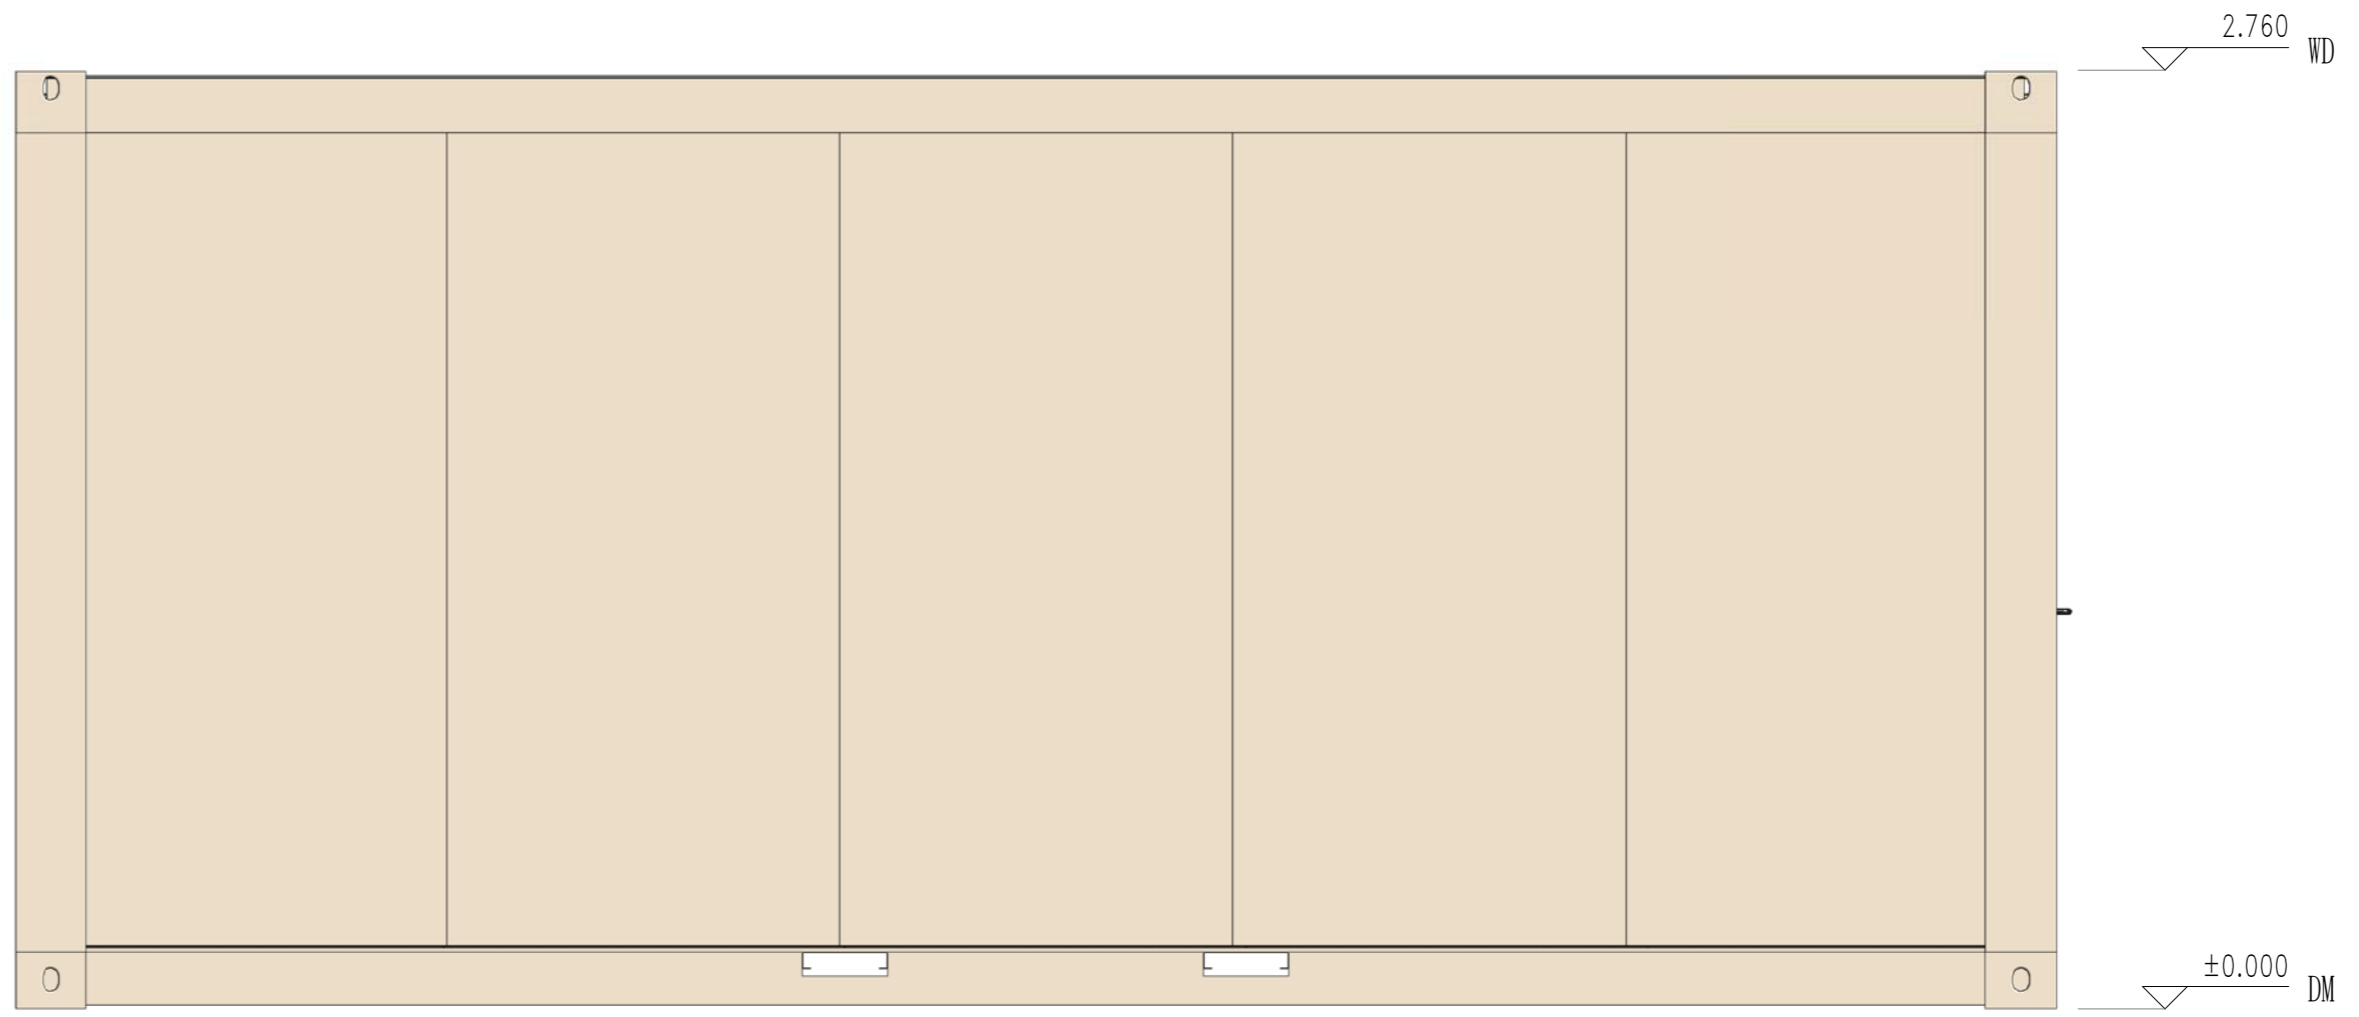

南立面

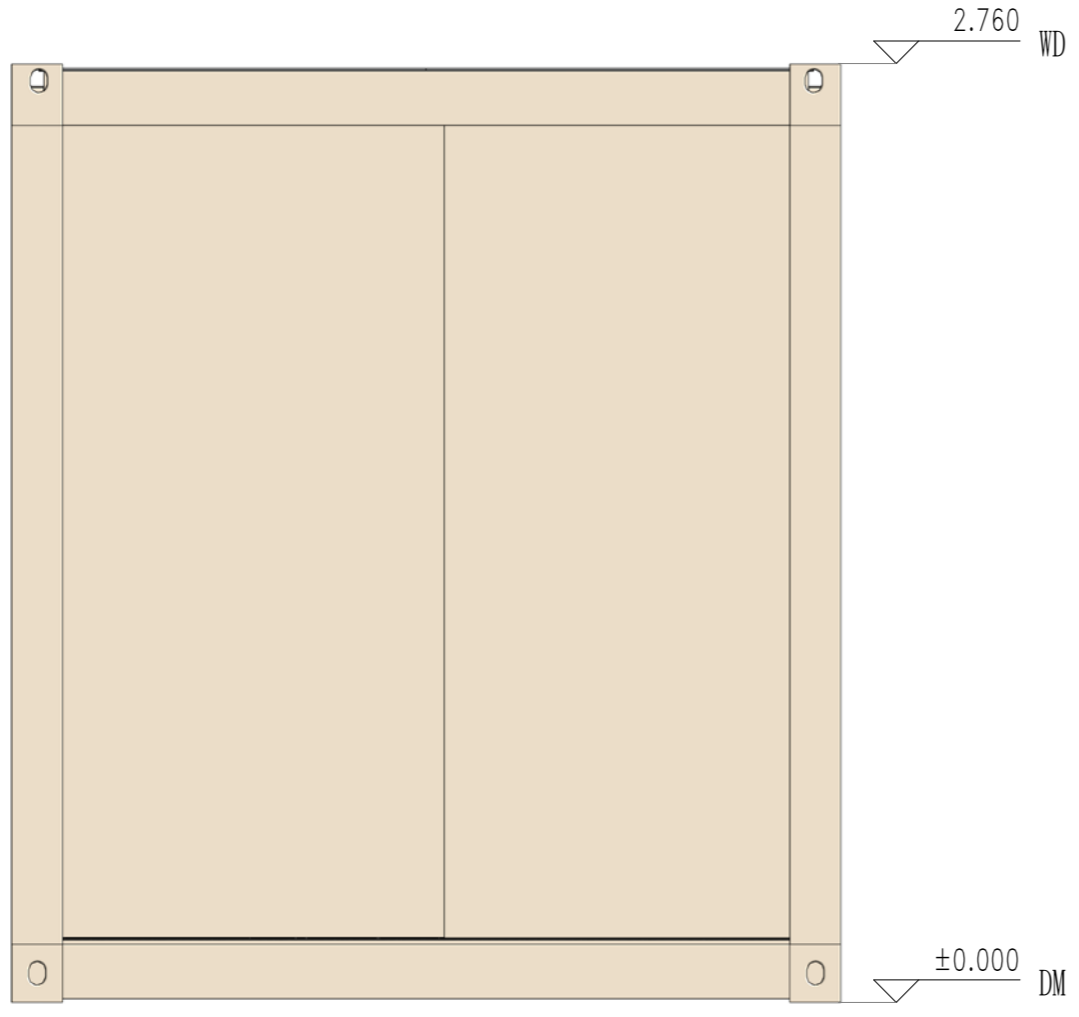

西立面

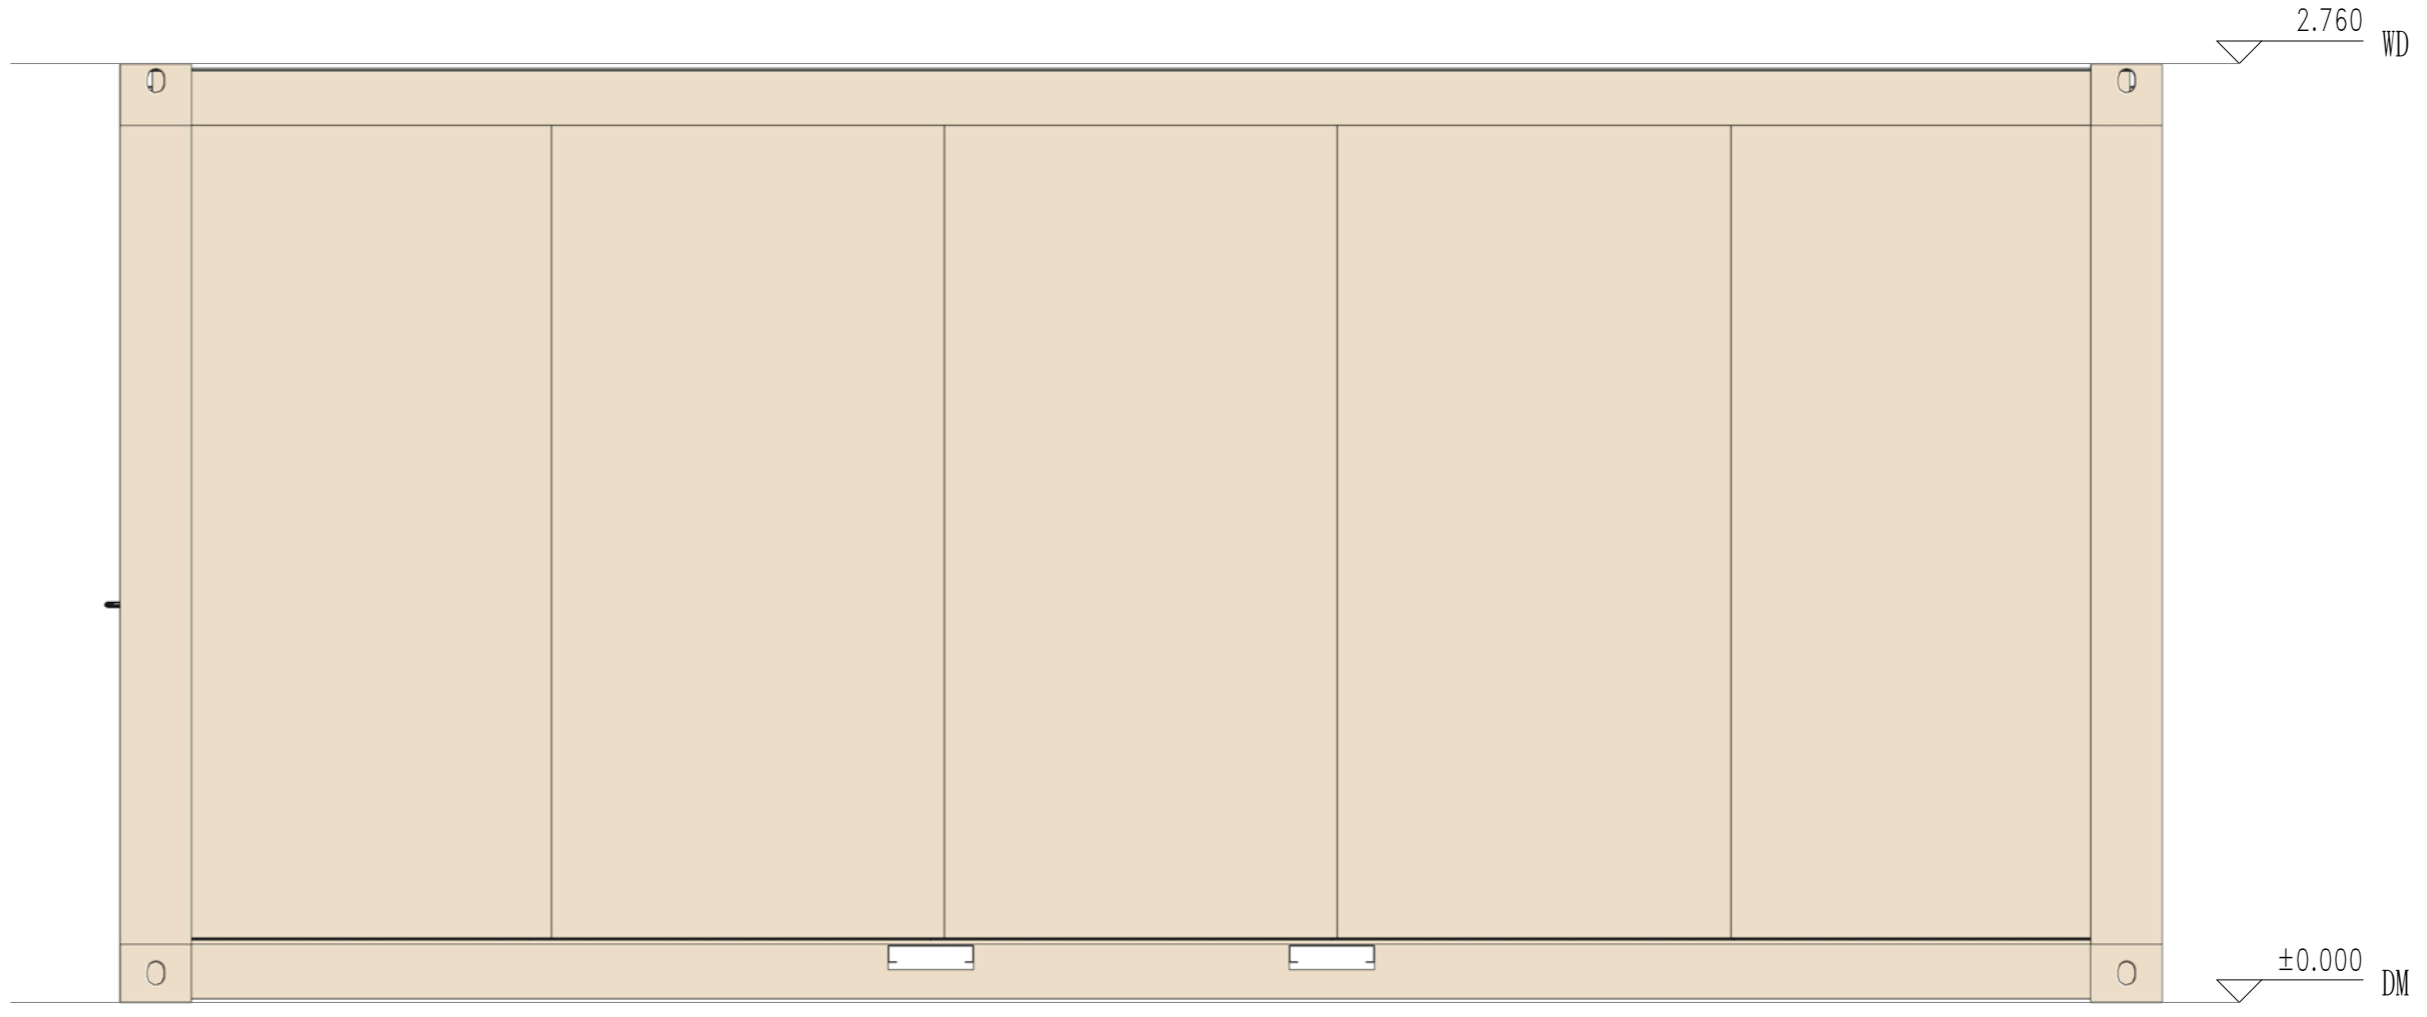

北立面

Copyright 2016.  
 本图版权归浙江普天集成房屋有限公司所有，基本工除外部的任何其它机构和组织。  
 本图版权归浙江普天集成房屋有限公司所有，基本工除外部的任何其它机构和组织。  
 THE OWNERSHIP OF THE COPYRIGHT IN THIS DRAWING REMAINS BY ZHEJIANG PUTIAN INTEGRATED HOUSING CO., LTD. WRITTEN CONSENT MUST BE OBTAINED BEFORE ANY REUSE OR REPRODUCTION OF THE DRAWING.

Rev.	Description	Date	Who send

**PTH**  
 Zhejiang Putian integrated housing Co., Ltd.  
 Hangzhou Zhonggu Architecture Design (Institute) Co., Ltd.

证书等级  
 证书编号

合作设计单位  
 Cooperative Designer

工序 Process	签名 Signature	日期 Date
审定 Authorized By		
审核 Verified By		
项目负责人 Process		
校对 Checked By		
设计 Designed By	sy	06/29/19
制图 Drawn By	sy	06/29/19

执业印章  
 Engineer Signature

出图印章  
 Engineer Signature

项目名称  
 Project Name  
**办公室**

题名  
**立面布置图**

工程编号 Project No.	PT190493	专业 Prof.	JZ
比例 Scale		图号 Drawing No.	J0-4

未盖技术出图章 本图纸无效  
 This drawing is valid only after being stamped and  
 This drawing is valid only after being stamped and




电力	照明	动力
暖通	给排水	
结构		
会	密	

Copyright 2016.  
 本图版权归浙江普天集成房屋有限公司所有，基本资料版权归设计院所有。  
 THE OWNERSHIP OF THE COPYRIGHT IN THIS DRAWING REMAINS WITH  
 ZHEJIANG PUTIAN INTEGRATED HOUSING CO., LTD. WRITTEN CONSENT MUST BE  
 OBTAINED BEFORE ANY REPRODUCTION OF THE DRAWING.

证书等级	
证书编号	
合作设计单位	



Zhejiang Putian integrated housing Co., Ltd.  
 Hangzhou Zhonggu Architecture Design (Institute) Co., Ltd.

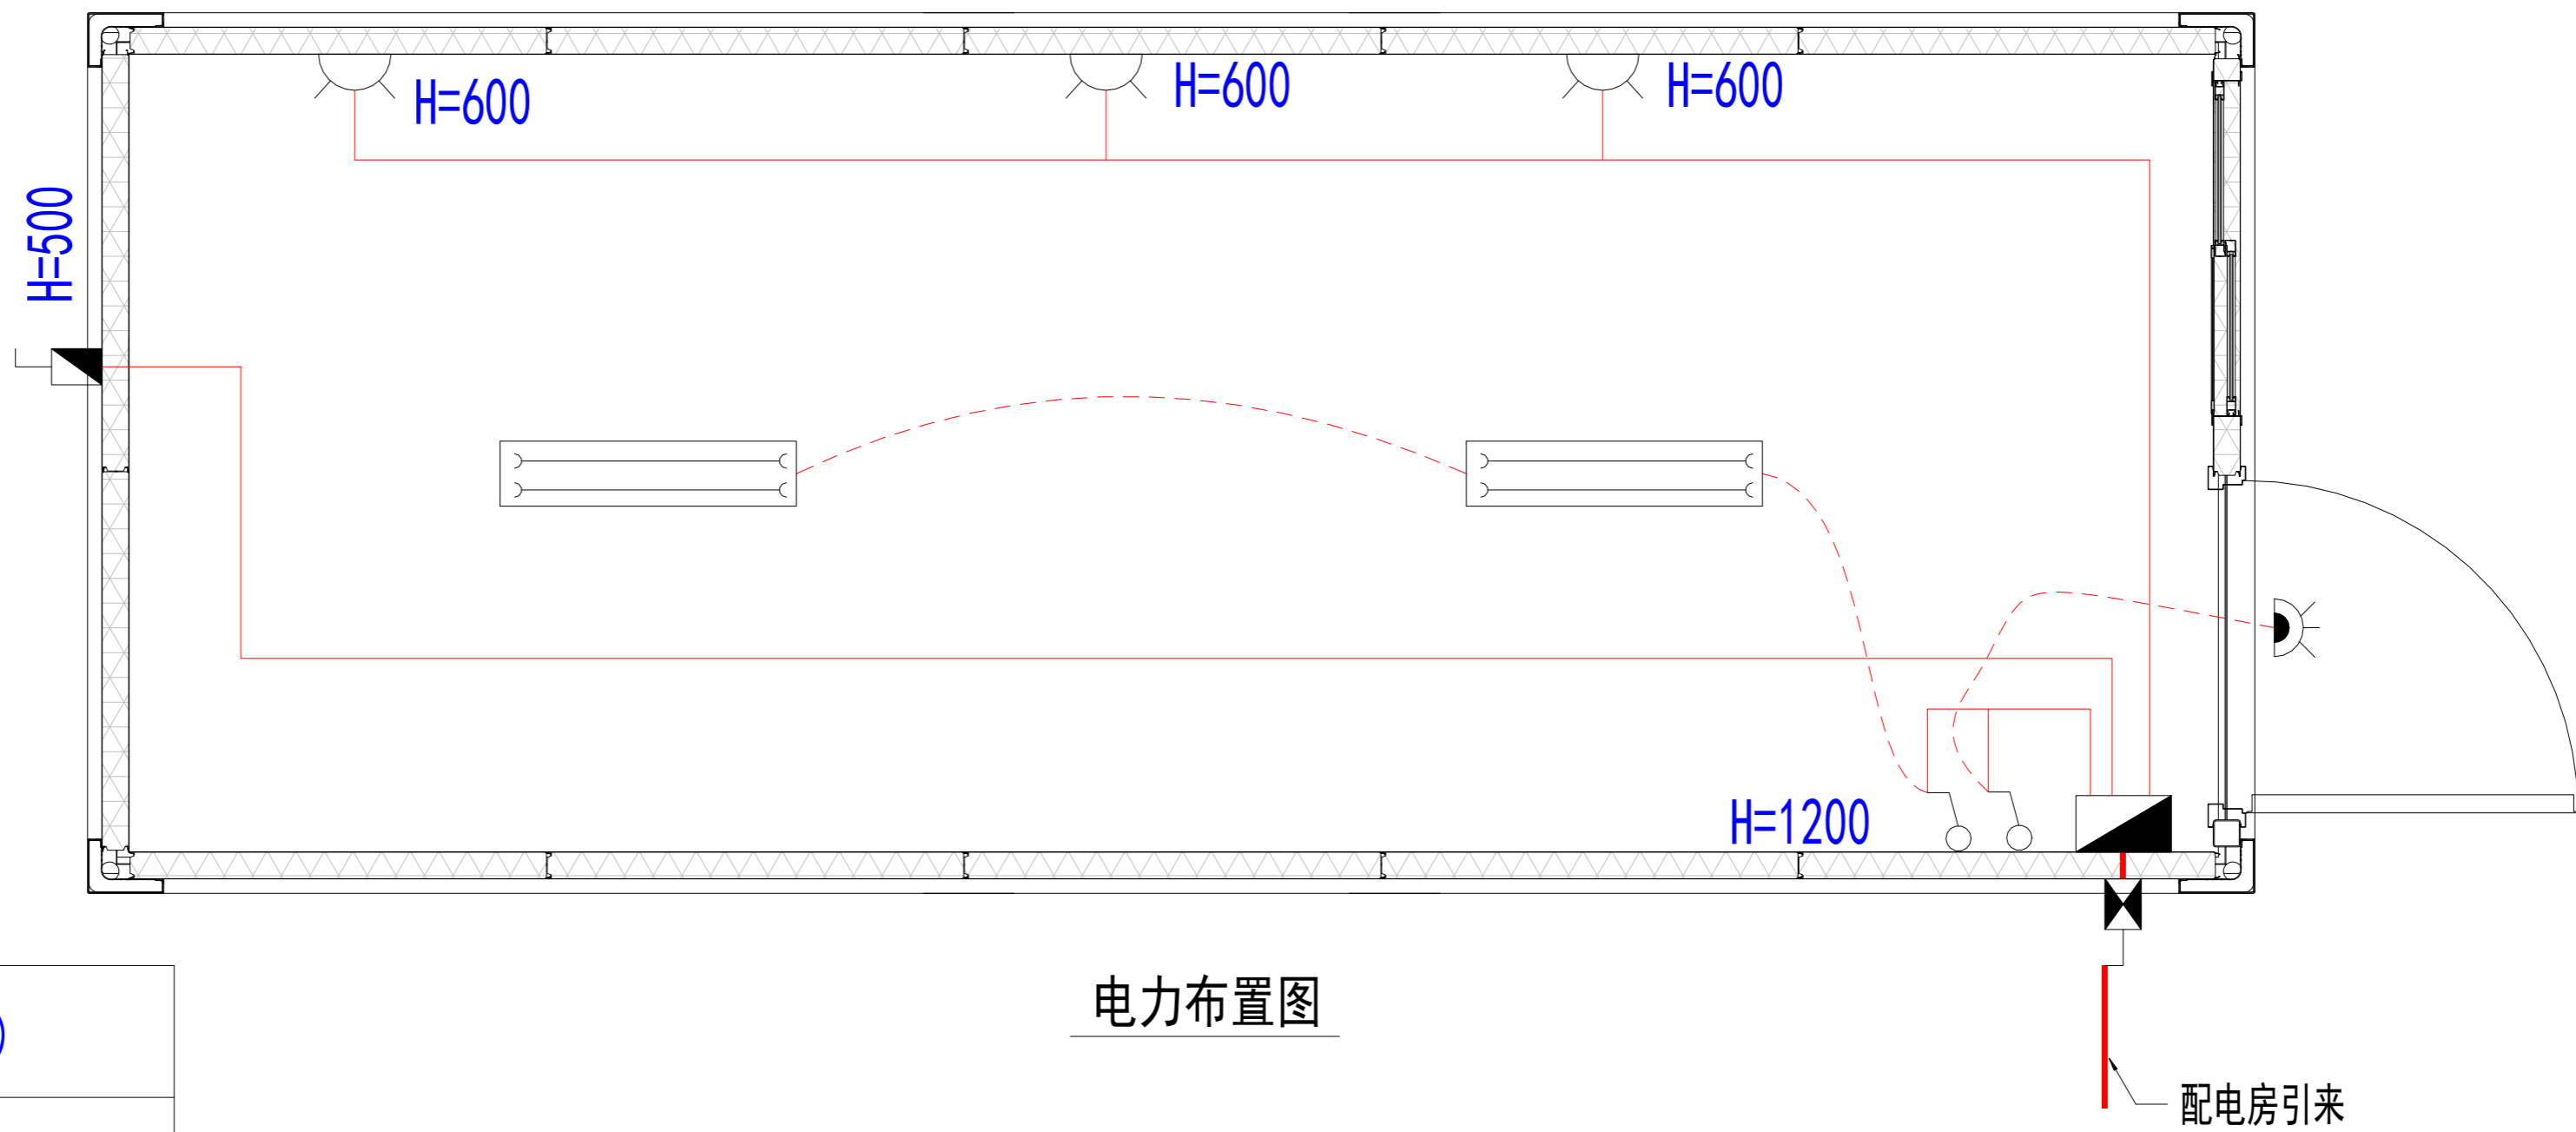

电力布置图

	户外进线器 (3针, 40A)
	换气扇
	13A插座
	空调隔离开关
	双管LED灯 (2x20LED灯)
	单控开关
	户外防水灯
	配电箱

进线开关	进线开关	管线型号及敷设部位	容量 (kW)	回路号	用途
40A/2P, 100mA PEN	10A/1P	3X2.5	0.3	w1	照明
	32A/1P	3X6.0	2.5	w2	空调插座
	10A/1P				预留位
	10A/1P				预留位
	10A/1P				预留位
	10A/1P				预留位
40A/2P, 30mA PEN	32A/1P	3X4.0	1.5	w3	插座
	20A/1P				预留位
	20A/1P				预留位

工序	签名	日期
审定		
审核		
项目负责人		
校对人		
设计	设计者	10/15/19
制图	作者	10/15/19
执业签章		
出图签章		
项目名称	办公室	
题名	电力布置图	
工程编号	PT190493	专业 JZ
比例	1:1	图号 J0-6
未盖技术出图章 本图无效		



